

PINACOTECA

COMUNE consiglio

COMUNE wc

COMUNE segretario

COMUNE segret.

COMUNE disimp.


COMUNE uscire

COMUNE giunto

COMUNE protocollo

COMUNE s. torre

PIANTA PIANO PRIMO

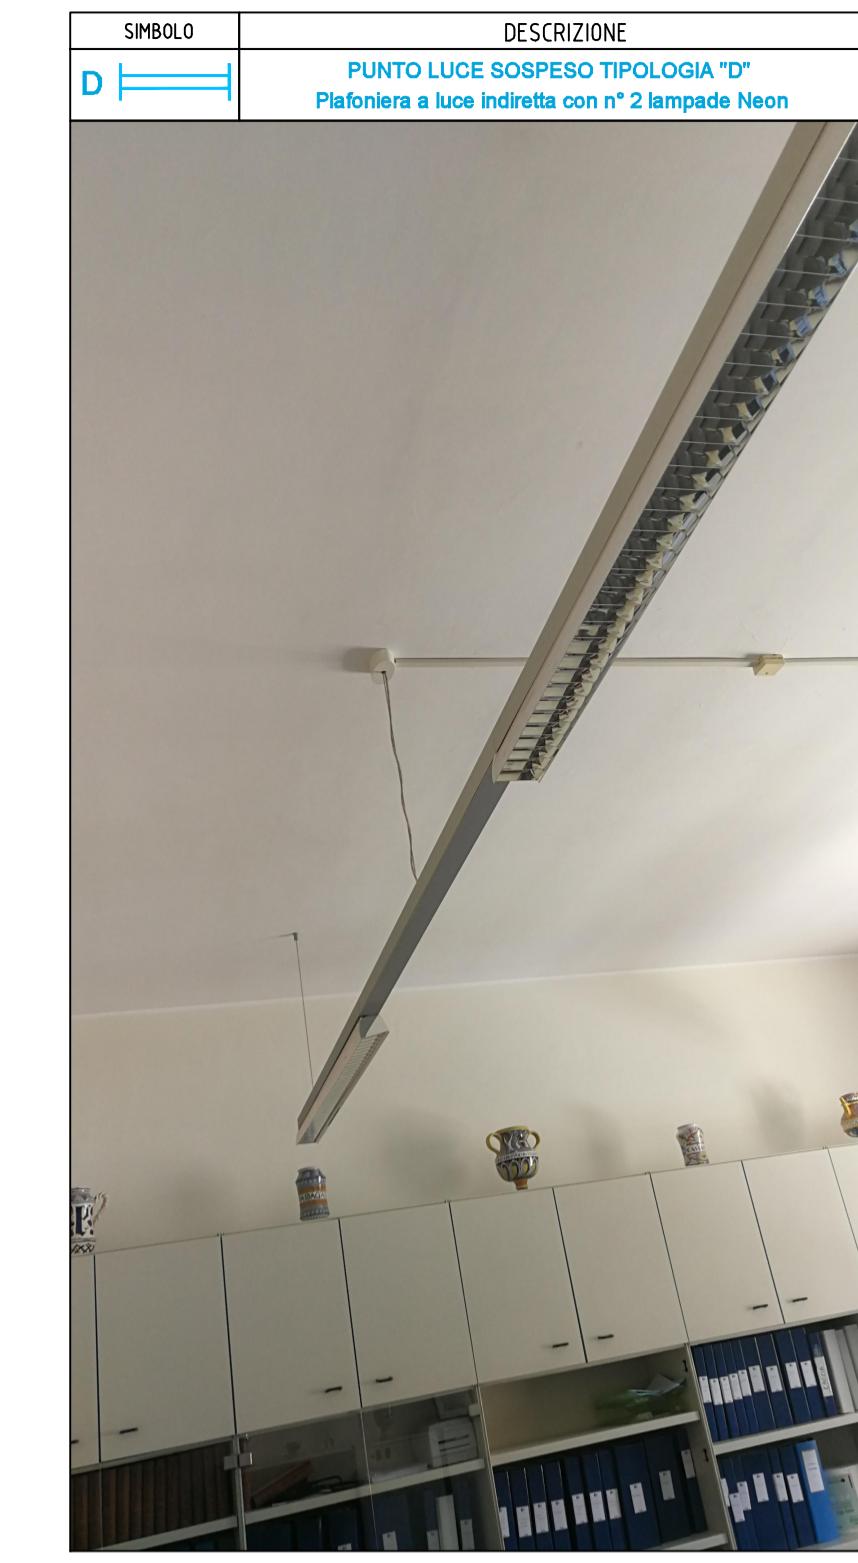

COMUNE DI DERUTA

Piazza Dei Consoli N.15 – DERUTA (PG)

Oggetto:

Intervento di efficientamento energetico di edifici comunali volti alla riduzione dei consumi energetici:

SOSTITUZIONE PARZIALE DI IMPIANTO DI ILLUMINAZIONE

MUSEO DELLA CERAMICA - Largo San Francesco

ED EDIFICIO MUNICIPIO - Piazza Dei Consoli N.15

RUP Intervento
Geom. Tamantini Fabio

Responsabile
AREA LAVORI PUBBLICI
Geom. Ricciarelli Marco

DISTRIBUZIONE IMPIANTO DI ILLUMINAZIONE OGGETTO DI INTERVENTO

MUNICIPIO

STATO ATTUALE - PIANO PRIMO

Riferimento Elaborato: 2019-C.Deruta- E6	Revisione n°: 2
IL TECNICO ING. STEFANO COTANA DOTTOR INGENIERIA N° A2002 STEFANO COTANA SETTORE CIVILE E AMBIENTALE SETTORE INDUSTRIALE SETTORE DELL'INFORMAZIONE	DATA Agosto 2019
	SCALA 1:100
Via. GB Pontani 47, 06128 Perugia mail: cotanas@tiscali.it	