

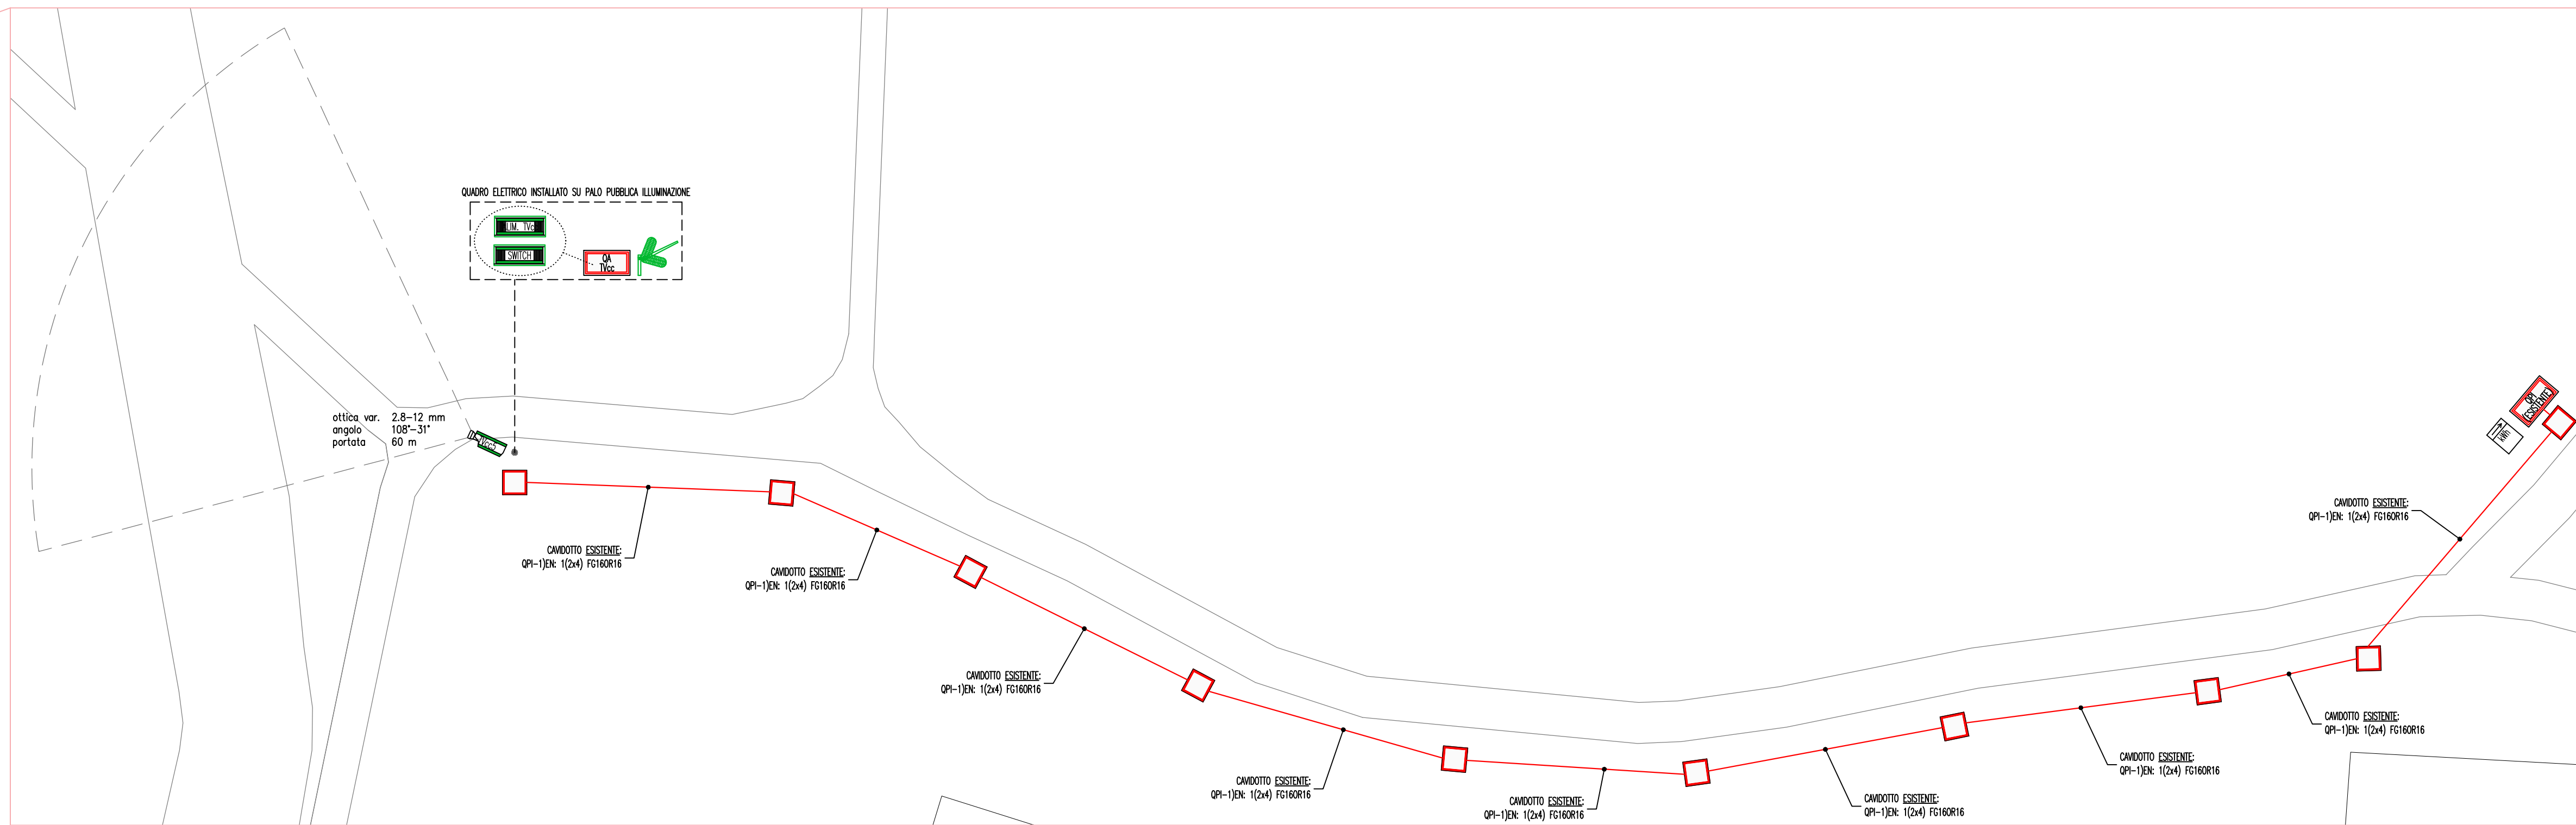
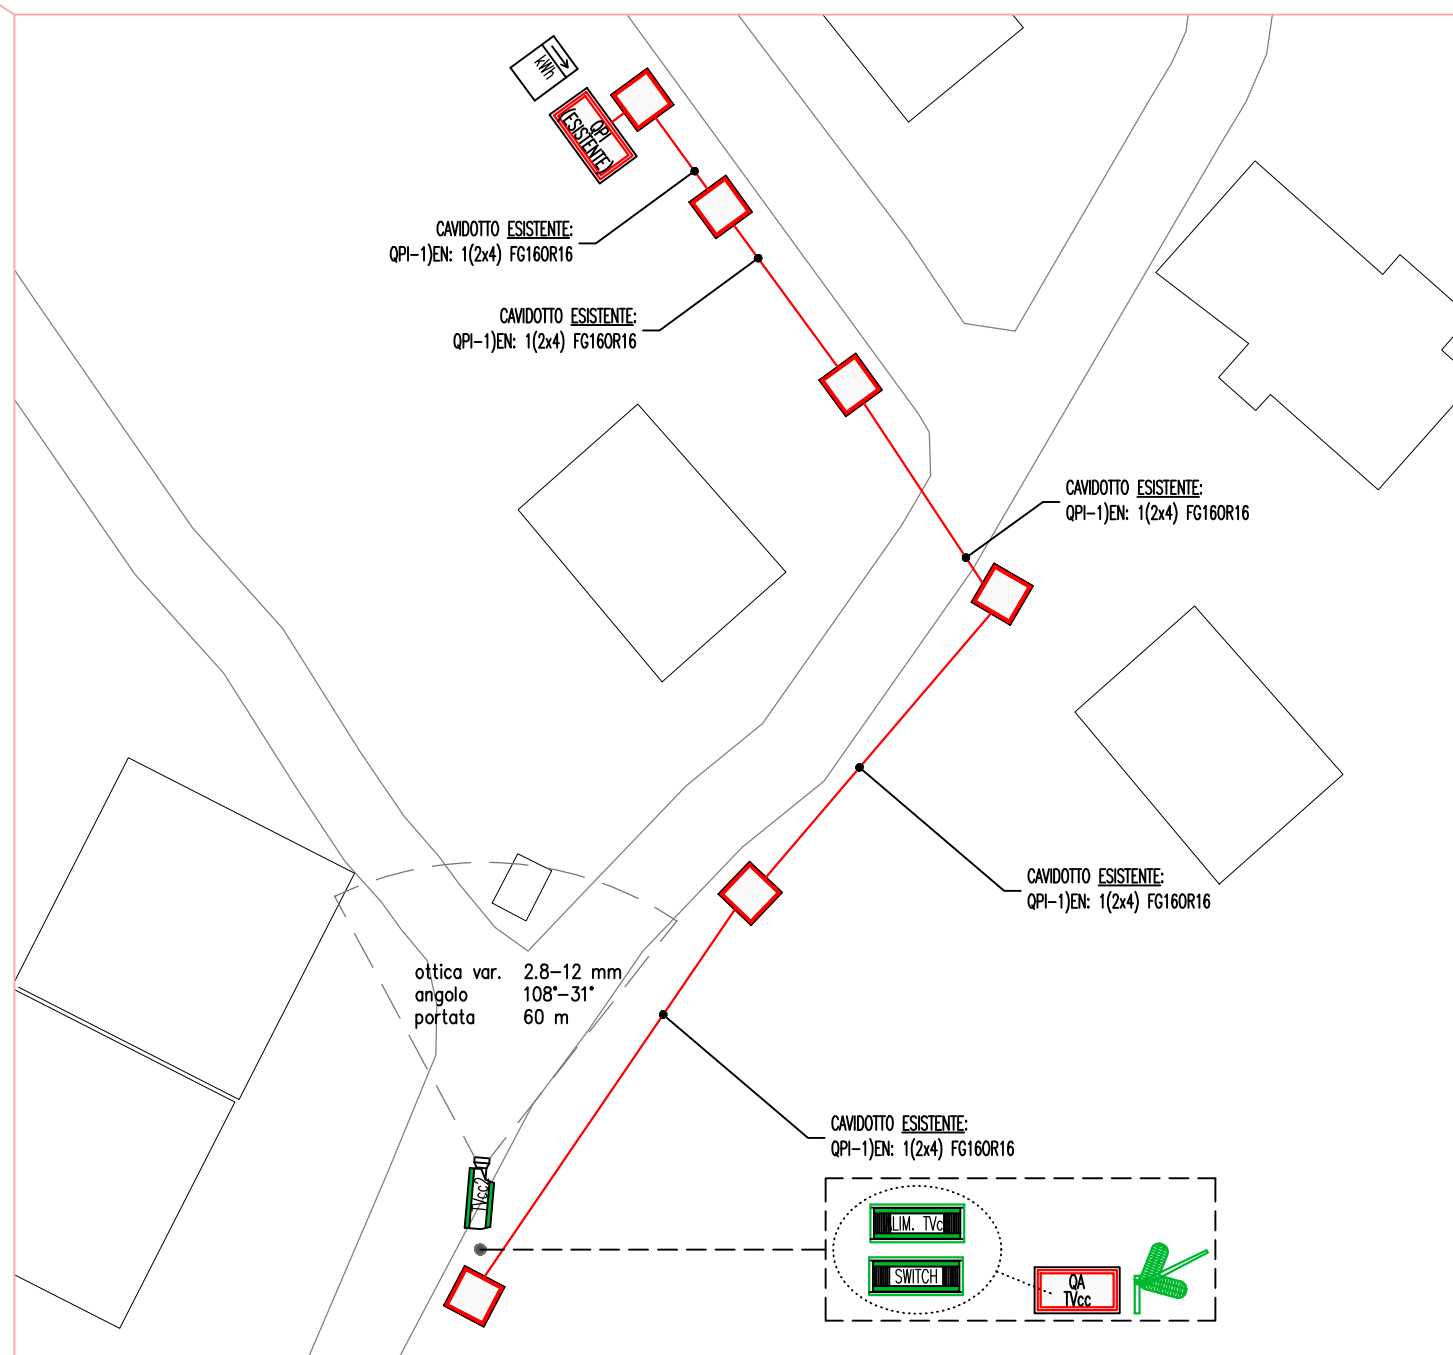


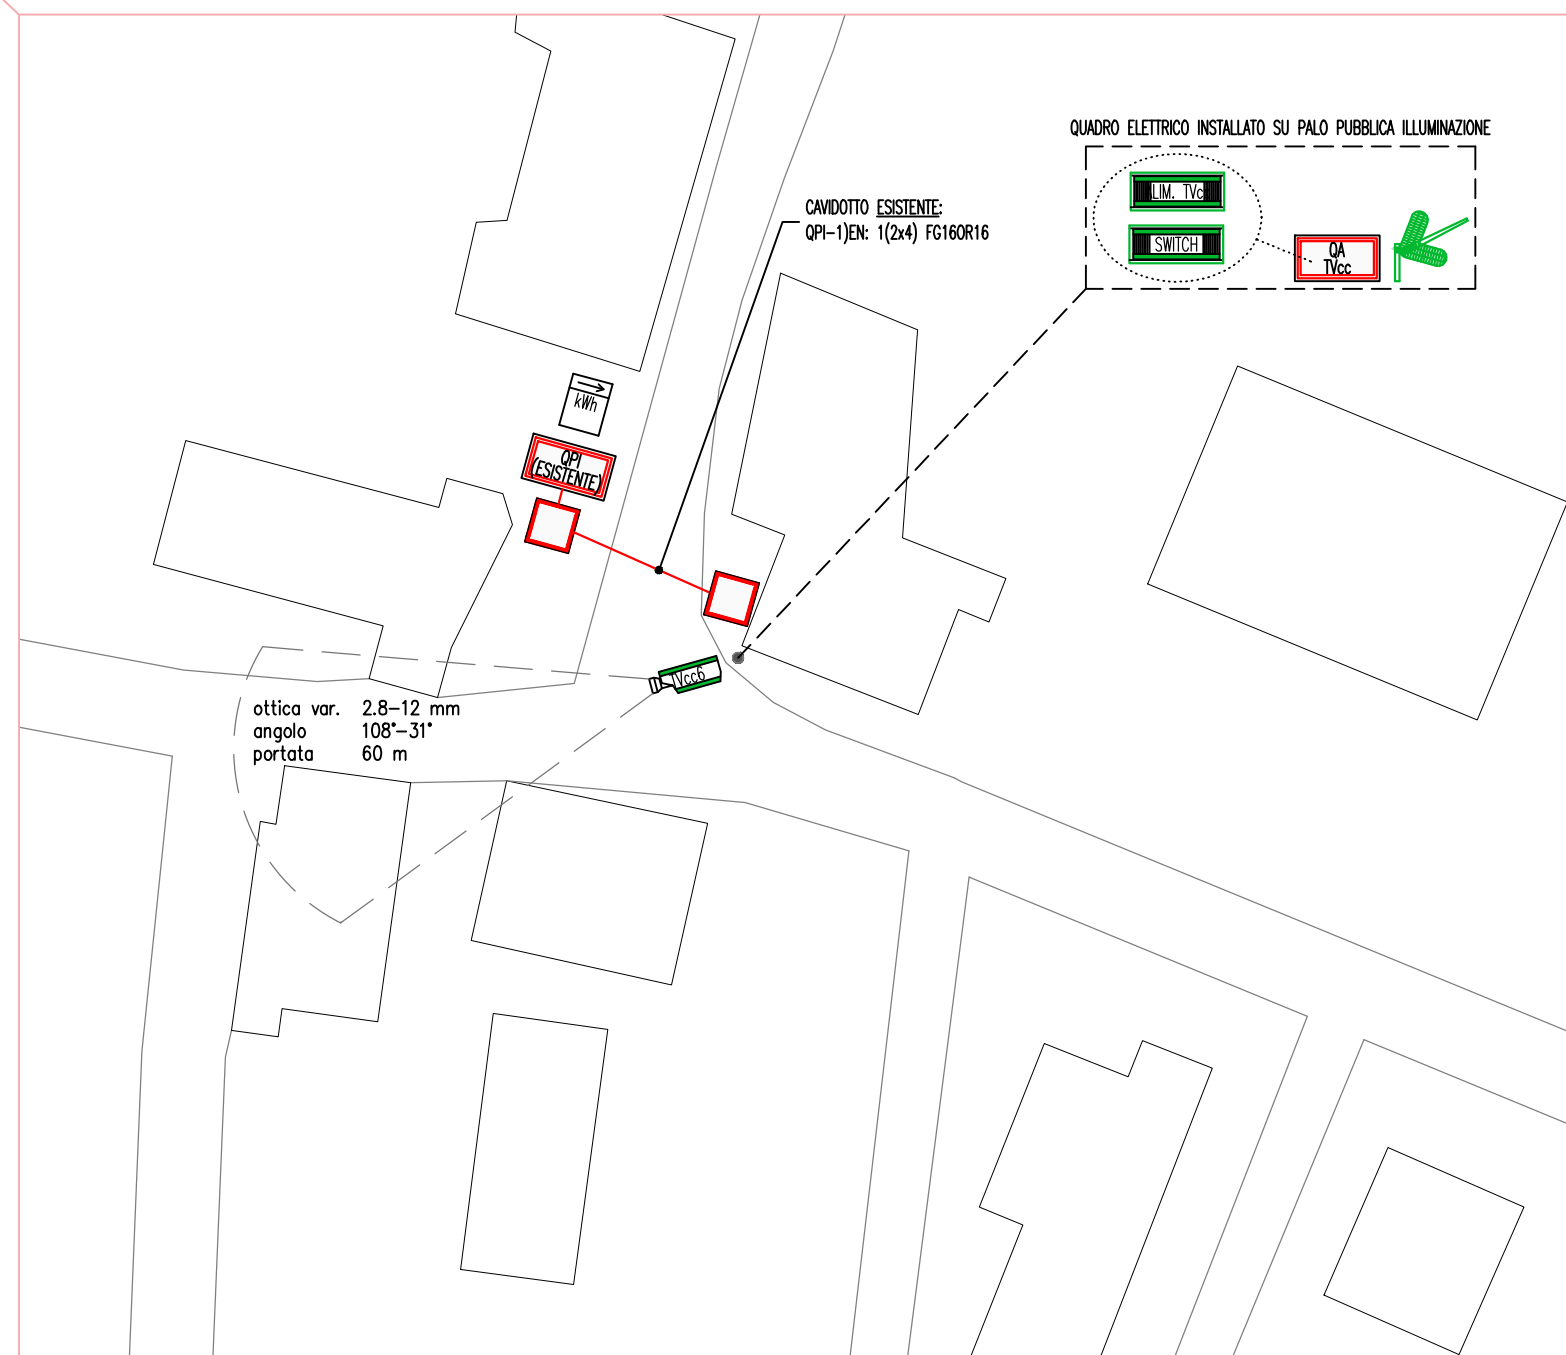

CASTELLEONE scala 1:500

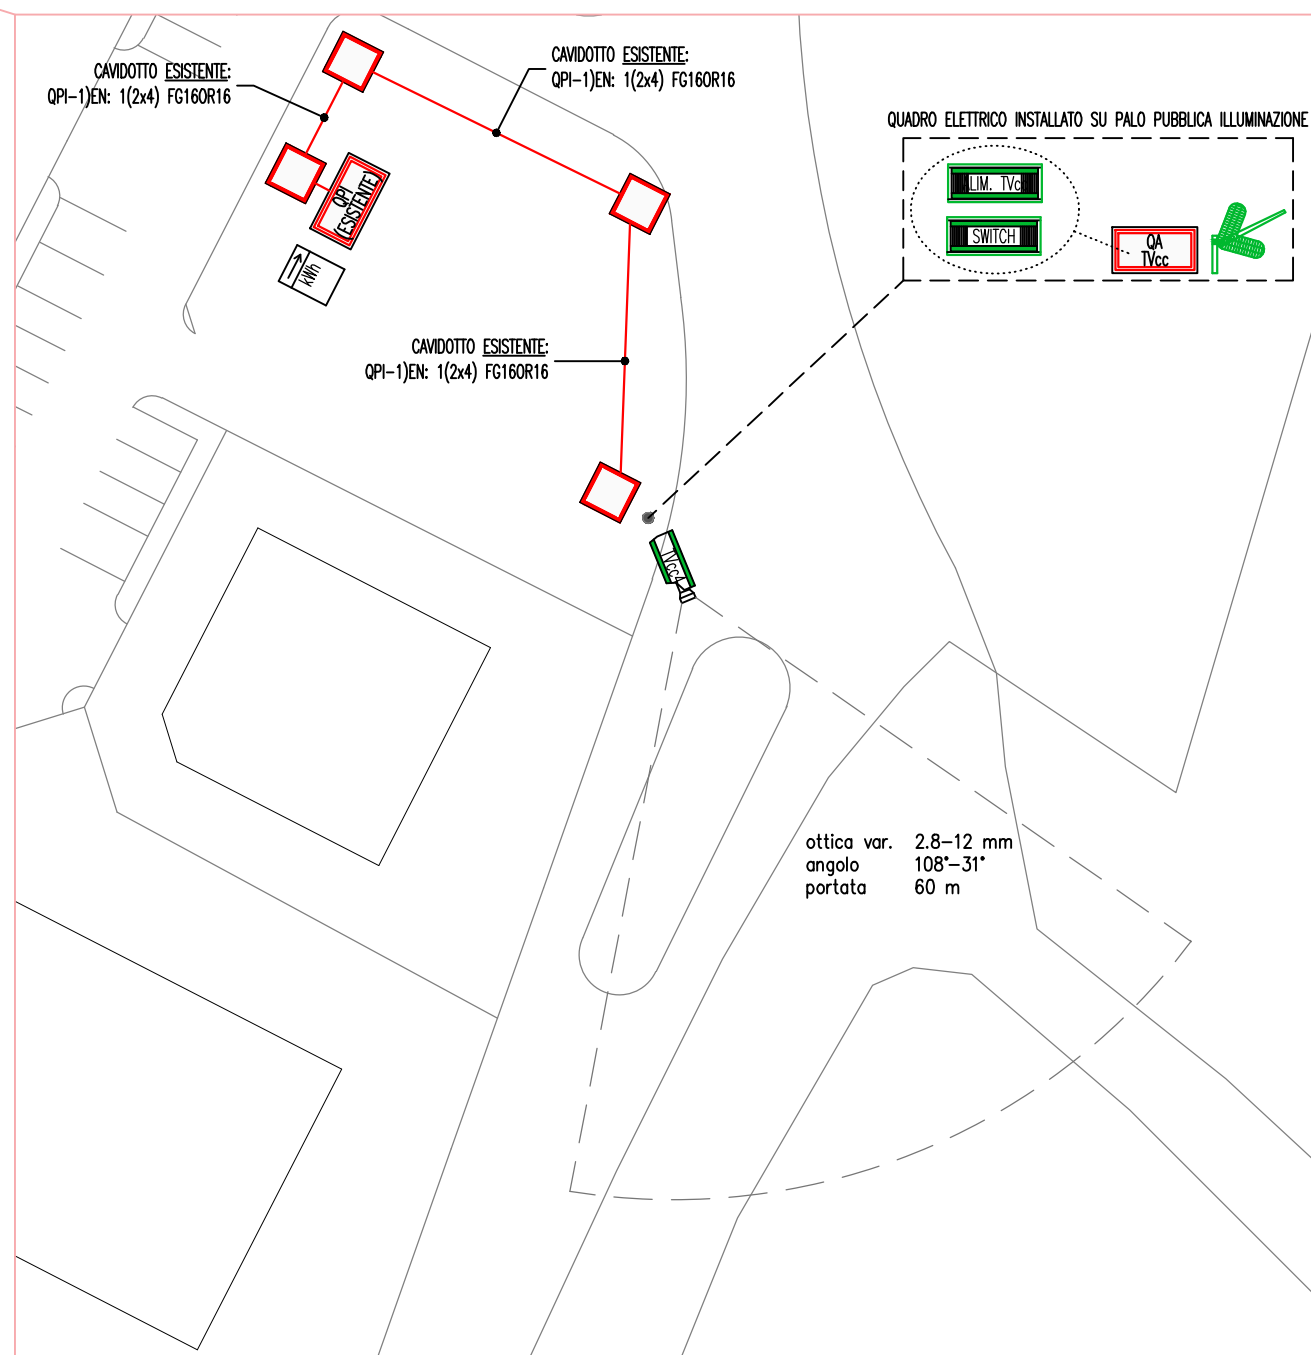

- ELENCO DOCUMENTI:
- . Tav.E1 Planimetria impianto elettrico e quadri elettrici
 - . Tav.E2 Relazione tecnica
 - . Tav.E3 Computo metrico, analisi prezzi e quadro economico
 - . All. Piano di manutenzione e capitolato di appalto

Spazio Riservato all'Ufficio Tecnico

IL COMMITTENTE TIMBRO E FIRMA

SCHEMA UNIFILARE E CARPENTERIA QUADRO ELETTRICO QA VIDEOSORVEGLIANZA Tvcc

DENOMINAZIONE QUADRO:
 QUADRO ELETTRICO OPI
 PUBBLICA ILLUMINAZIONE (ESISTENTE)

DENOMINAZIONE QUADRO:
 QUADRO ELETTRICO QA
 VIDEOSORVEGLIANZA Tvcc

DENOMINAZIONE QUADRO:
 QUADRO ELETTRICO QA
 VIDEOSORVEGLIANZA Tvcc

CARATTERISTICHE FISICHE QUADRO
 Tipo: AHS
 Forma di segregazione: /
 Altezza: 500
 Larghezza: 400
 Profondità: 200
 Materiale carpenteria: PLEXIGLASS+ALU
 Materiale portello: PLEXIGLASS+ALU
 Grado di protezione: IP 44
 NF moduli: 16x3

ANGOLO
D'AZIONE
DELLA
TELECAMERA

COMMITTENTE	COMUNE DI DERUTA Piazza dei Consoli 15, 06053 Deruta (PG) P.IVA 0022390544	
-------------	---	---

COMPLETAMENTO DEI LAVORI DI AMPLIAMENTO SISTEMA DI VIDEOSORVEGLIANZA
Svincoli Pontenuovo, Castelleone, Ripabianca, Fanciullata, bivio Sant' Angelo di Celle, Viale e sostituzione n.6 TVoc esistenti Deruta
06053 Deruta (PG)

OGGETTO	PROGETTO IMPIANTO ELETTRICO Impianto di Videosorveglianza TVcc: planimetria esterno Quadri elettrici: schemi unifilari e carpenterie
---------	---

TIPO DI PROGETTO	PROGETTO ESECUTIVO
------------------	--------------------

TAV.	REV.	DATA	DESCRIZIONE	DIS.	VIS.	APP.
-	-	-	-	-	-	-
-	-	-	-	-	-	-
-	-	-	-	-	-	-
-	-	-	-	-	-	-
-	-	-	-	-	-	-

E PROGETTISTA DIPARTIMENTO DELLA PROVINCIA DI PERUGIA  Sezione A N° A2886 DOTT. INGEGNERE FRANCESCO CULIOLI MOZZETTI	CLASSE RISERVATEZZA	01	DATA	13/11/2020
	DISEGNATO	GF	SCALA	/
	VISTO	GF	FILE	GF209 04 CE1 001 A
	APPROVATO	GF	PRATICA	GF209

A TERMINI DELLE VIGENTI LEGGI SUI DIRITTI D'AUTORE QUESTO DISEGNO NON POTRA' ESSERE COPIATO, RIPRODOTTO O COMUNICATO AD ALTRE PERSONE O DITTE SENZA L'AUTORIZZAZIONE DELLA SCRIVENTE