


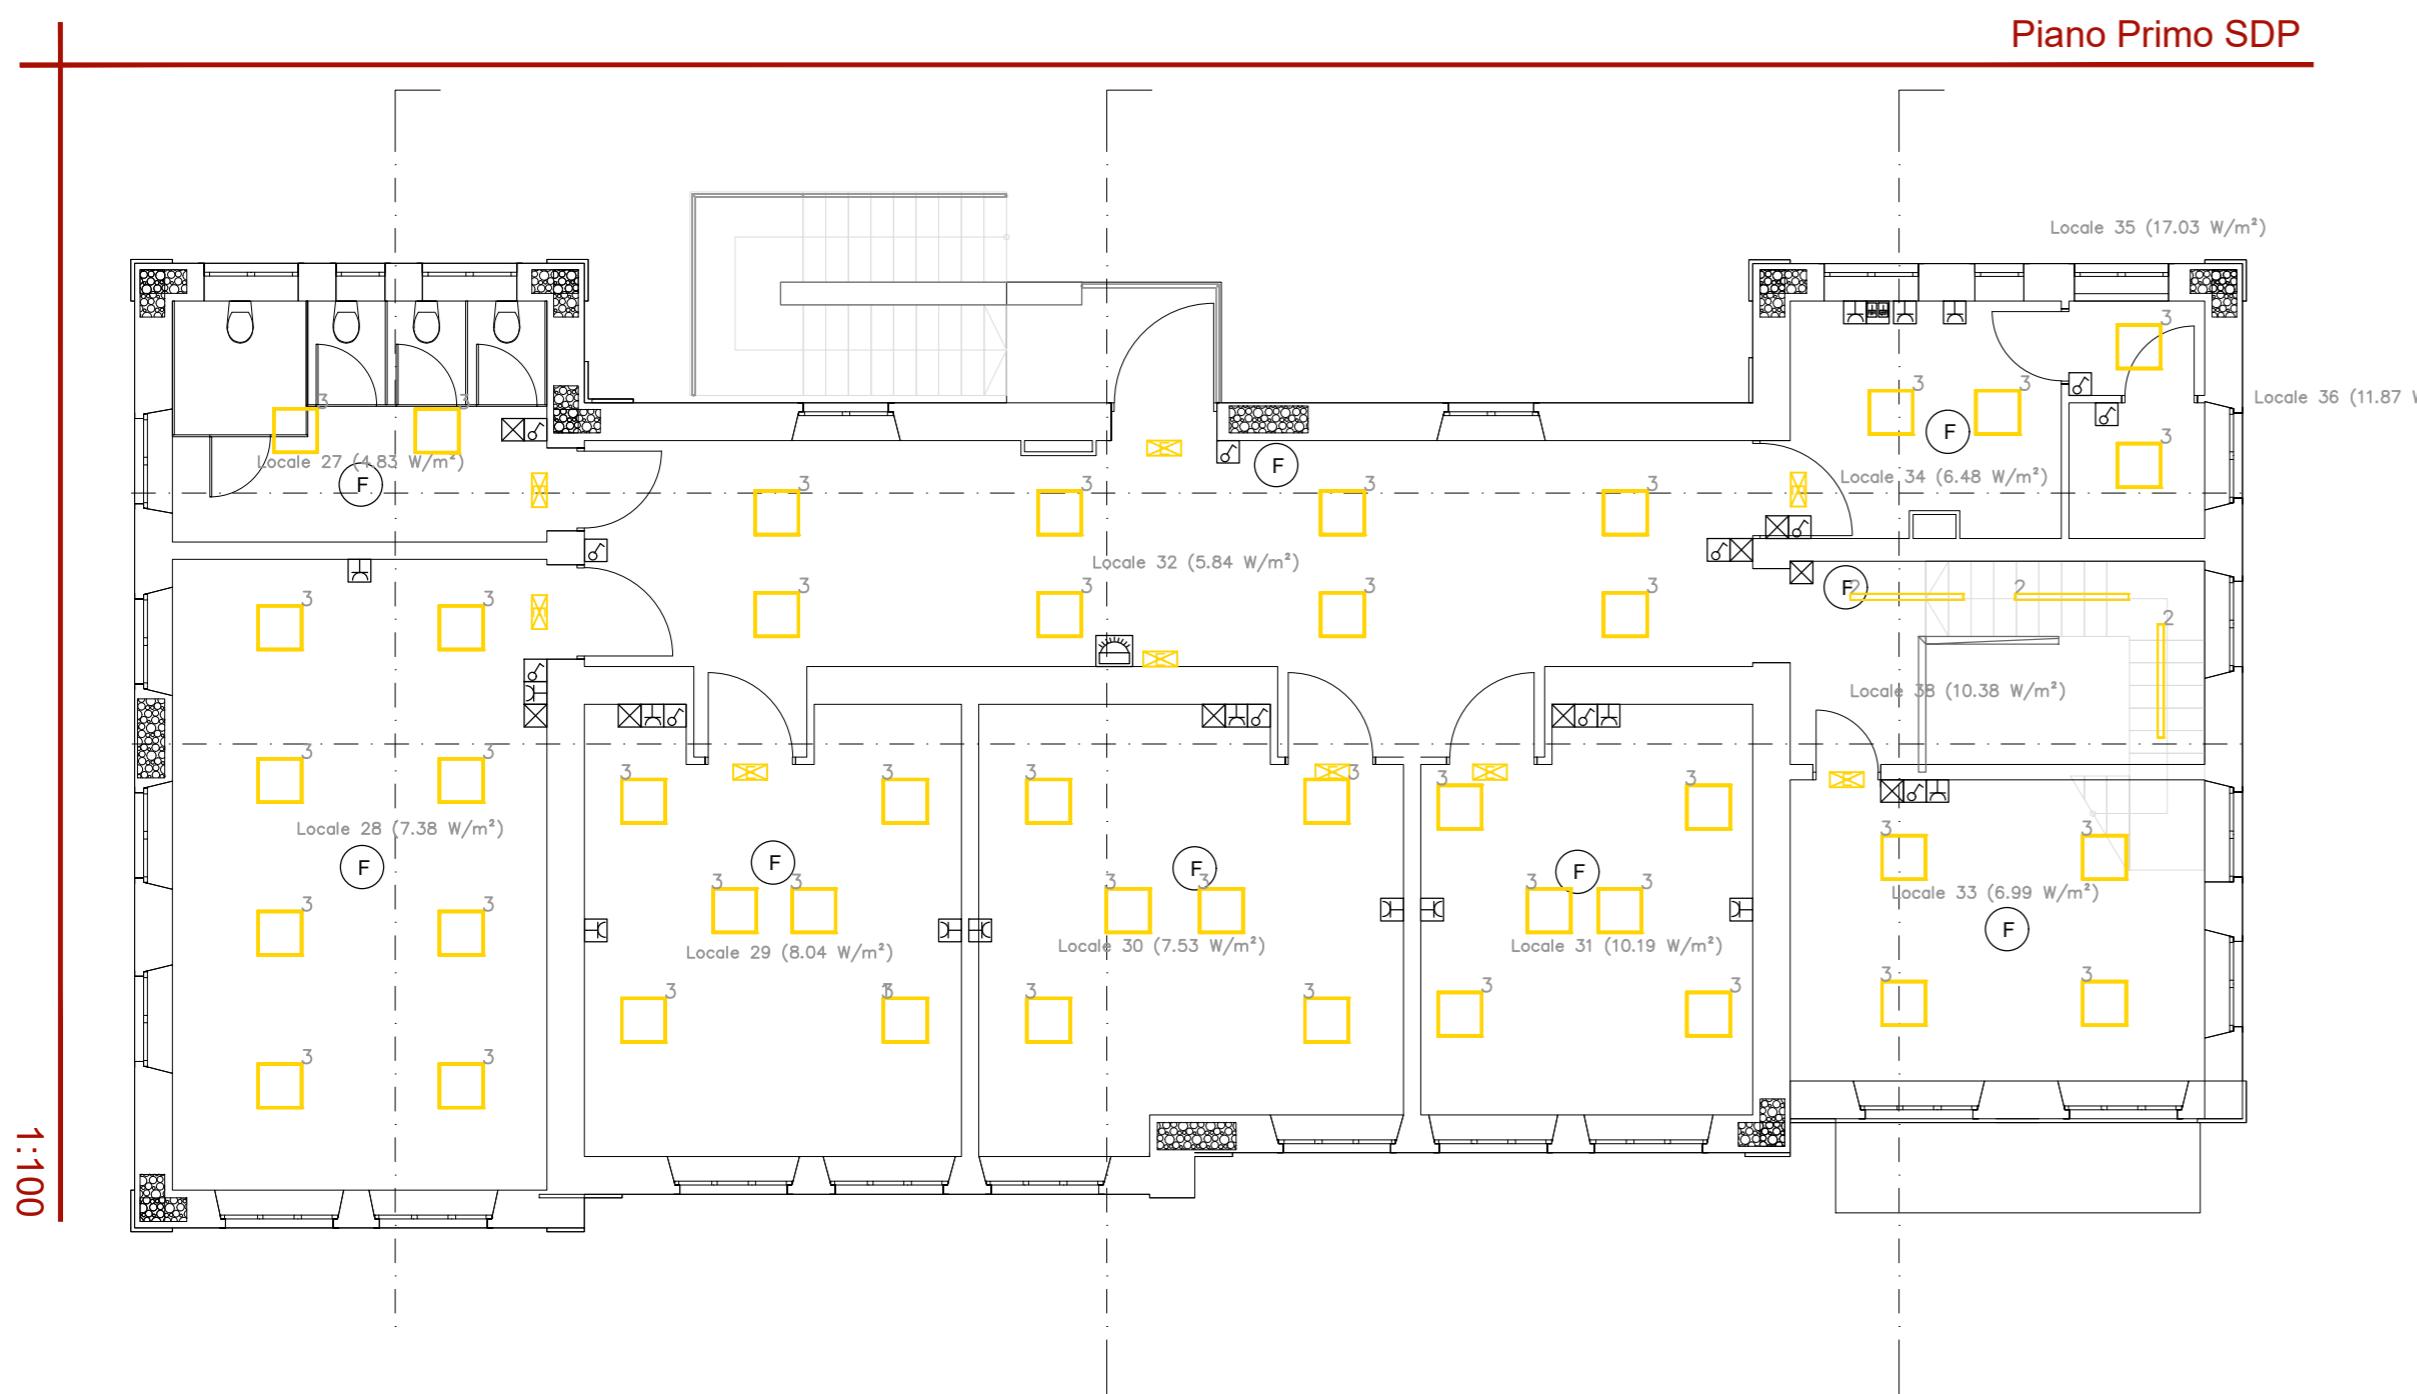

Piano Primo SDP



LEGENDA

PROGETTAZIONE DEFINITIVA/ ESECUTIVA PER IL MIGLIORAMENTO SISMICO DELL'EDIFICIO SCOLASTICO
SEDE DELLA SCUOLA DELL'INFANZIA E DELLA PRIMARIA - COMUNE DI DERUTA, VIA FRANCESCA,
FRAZIONE PONTENUOVO

Responsabile dell'Area Lavori Pubblici
Geom. Marco Ricciarelli

Responsabile Unico del Procedimento
Geom. Fabio Tamantini

FIGURE PROFESSIONALI

Responsabile di Commissa e delle Attività di Coordinamento della
Progettazione, Supporto al RUP in fase di Validazione e Gara d'appalto,
Coordinatore per la Sicurezza in fase di Progettazione
Arch. Roberto Di Ramio

Responsabile Progettazione Impianti Meccanici
Ing. Massimo Gerosolimo Porziella

Responsabile Progettazione Edile ed
Architettonica
Arch. Pietro La Gatta

Responsabile verifica documentaria, referente Enti, Contabilità
Geom. Luca Caroselli

Co-responsabile Progettazione Edile ed Architettonica
Ing. Maurizio Ciarrochi

Responsabile CAM
Ing. Claudia Viscioni

Responsabile Progettazione Strutture
Ing. Sebastiano Ortù

Professionista incaricato nel team per la redazione
del CSP-giovane professionista
Ing. Francesca Orsini

Co-responsabile Progettazione Strutture
Ing. Daniele Cianchetta

Responsabile della relazione Geologica
Geol. Tiziano Desiderio

Responsabile Progettazione Impianti Elettrici
Ing. Vincenzo Di Cretico

Consulenti (nel rispetto dell'art. 91, comma 3 del D.lgs 163/2006 e.s.m.i.)
Arch. Clelia Dell'Arciprete, Arch. Sara Menna,
Arch. Michele D'Amico, Arch. Laura Di Scipio

Capogruppo



INSIGHT & Co. S.r.l.

Via Tiburtina Valeria, 149/1
65129 Pescara (PE)
Tel. 085/4159367 - Fax. 085.219250
e-mail: direzione@insight.co.it
PEC: insight@arubapec.it

Mandante



S.A.G.I. S.r.l.

Società per l'Ambiente,
la Geologia e l'Ingegneria

Via Pasubio, 20
63074 San Benedetto del Tronto (AP)
Tel. 0864.51619 e Fax. 0864.576003
e-mail: studio@studiotecnicoprogettointegrato.it
PEC: massimo.gerosolimoporziella@ing.pe.eu

Mandante



Mandante



CODICE
Tav.02_EL_SdP

SCALA
1:100

CLASSE
Elaborati Grafici

TITOLO
Piano Primo - Impianto elettrico