 



Pianta piano primo - Secondo impalcato

Trattamenti ignifugi e intumescenti

Scala 1:100

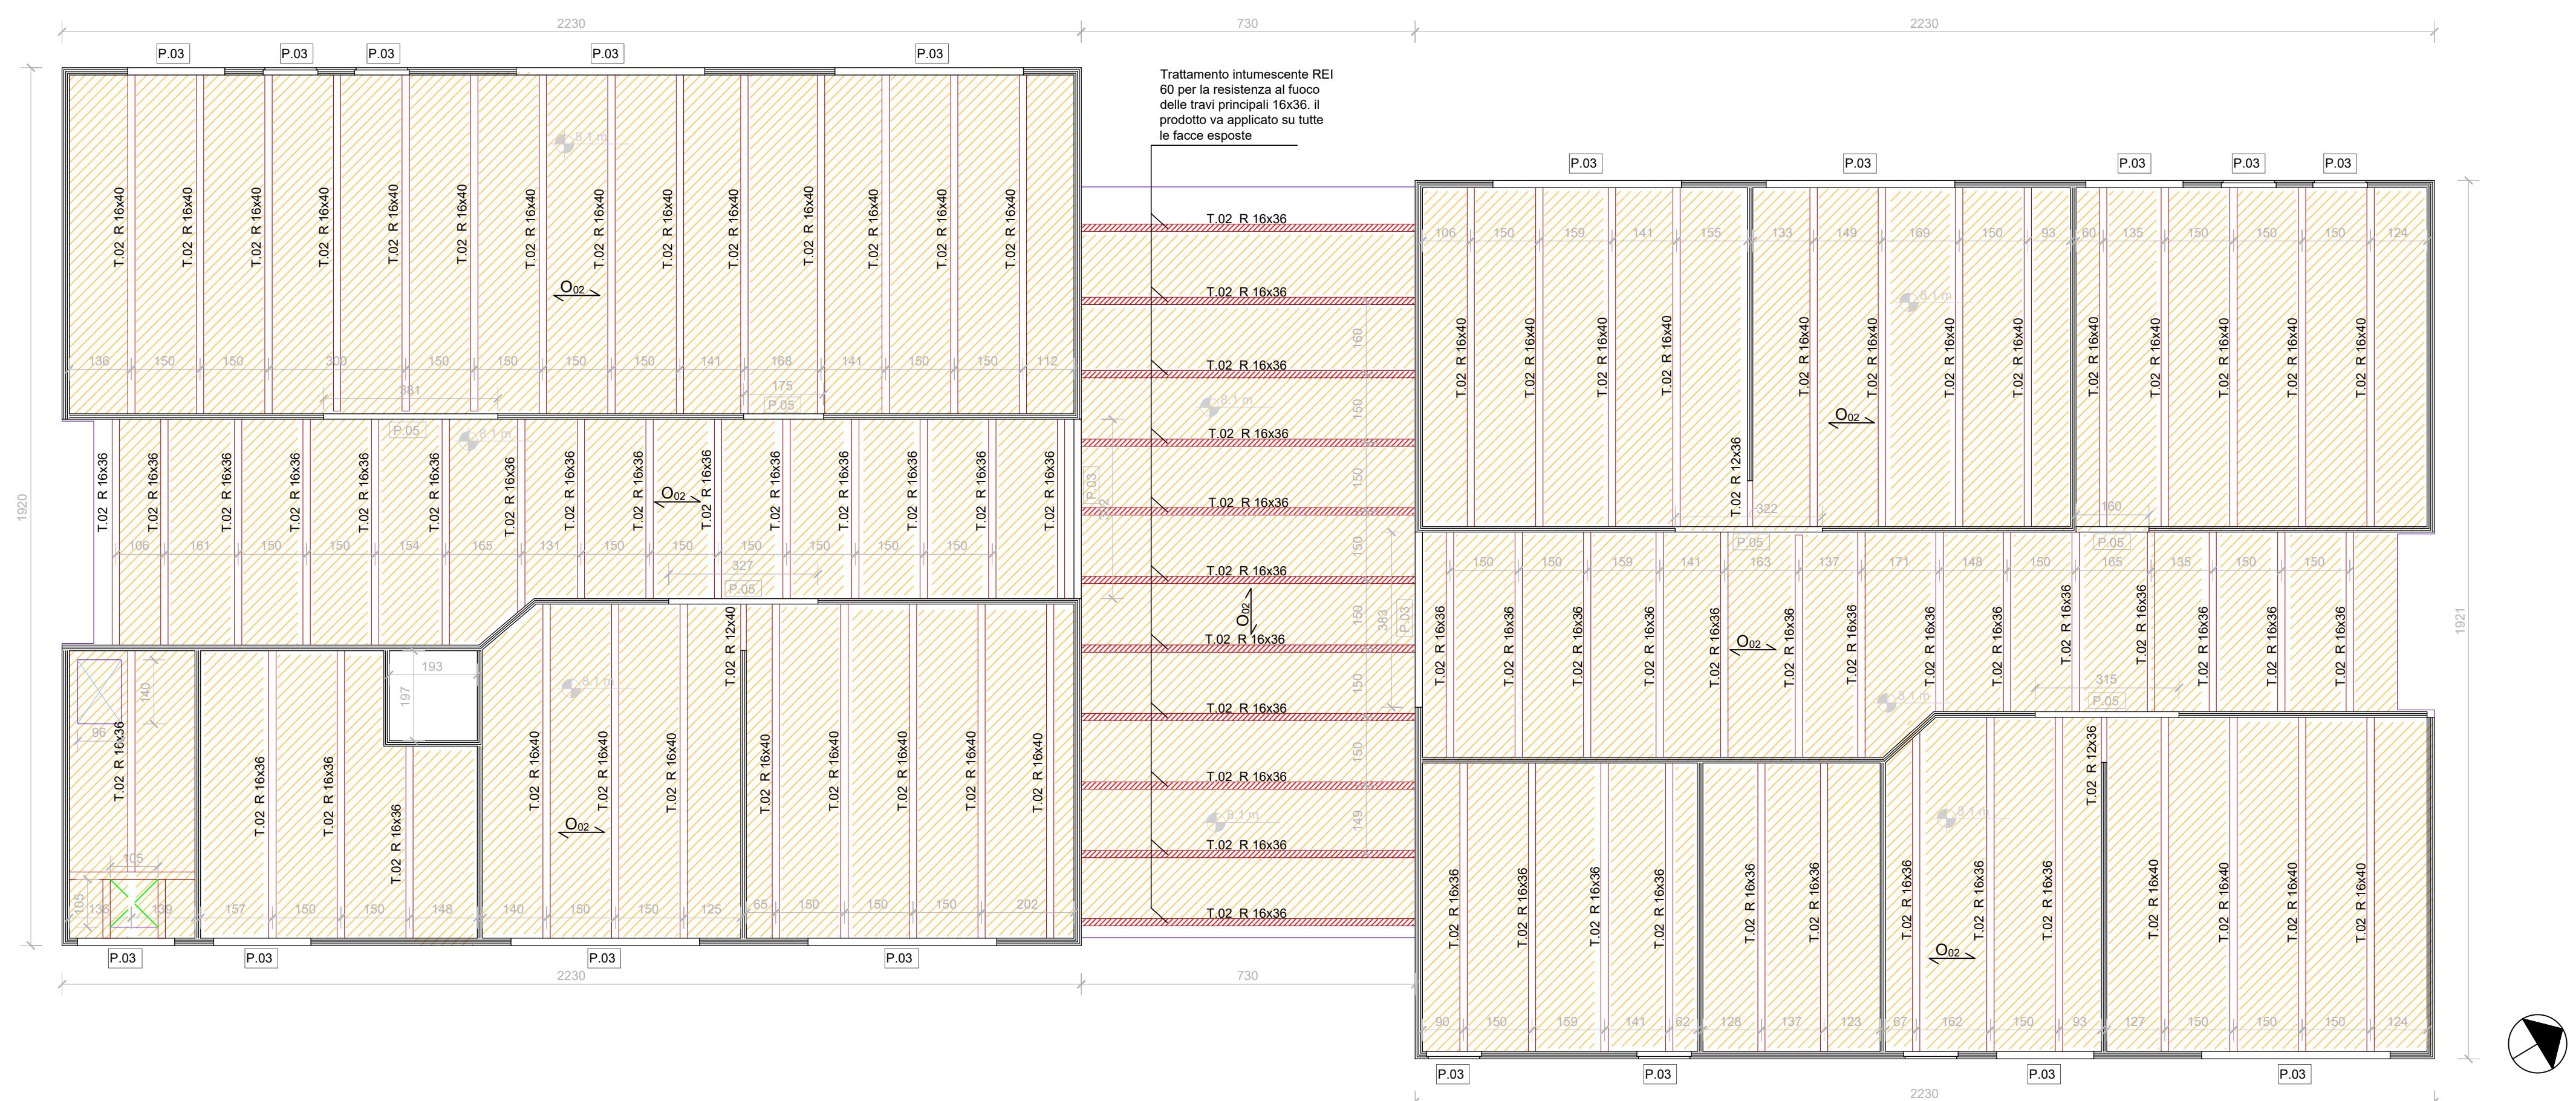

RAGGRUPPAMENTO TEMPORANEO DI PROFESSIONISTI:

PROGETTAZIONE :
SETTANTA7
SGA Studio Geologi Associati
Abacus S.r.l.
arch. M.S.Pirocchi

DIRETTORE DEI LAVORI :
arch. ing. Chiara Pimpinelli

COORDINAMENTO DELLA SICUREZZA IN FASE DI ESECUZIONE :
ing. Maurizio Serafini



COMMESA	LIV.	CART.	TIPO	ELAB.	N.	SAVE	NOME FILE	SCALA
REV.	DATA	REDAZIONE	VERIFICA	APPROVAZIONE	VISTO COMMITT.	DESCRIZIONE		
0	Ottobre 2023	C.Pimpinelli	C.Pimpinelli	M.Serafini			2124_V1_X0_DAN05_00	
1								modifica contrattuale n.1

MODIFICA CONTRATTUALE N°1

ai sensi dell'art. 106 comma 2 lett b) del D.Lgs 50/2016